

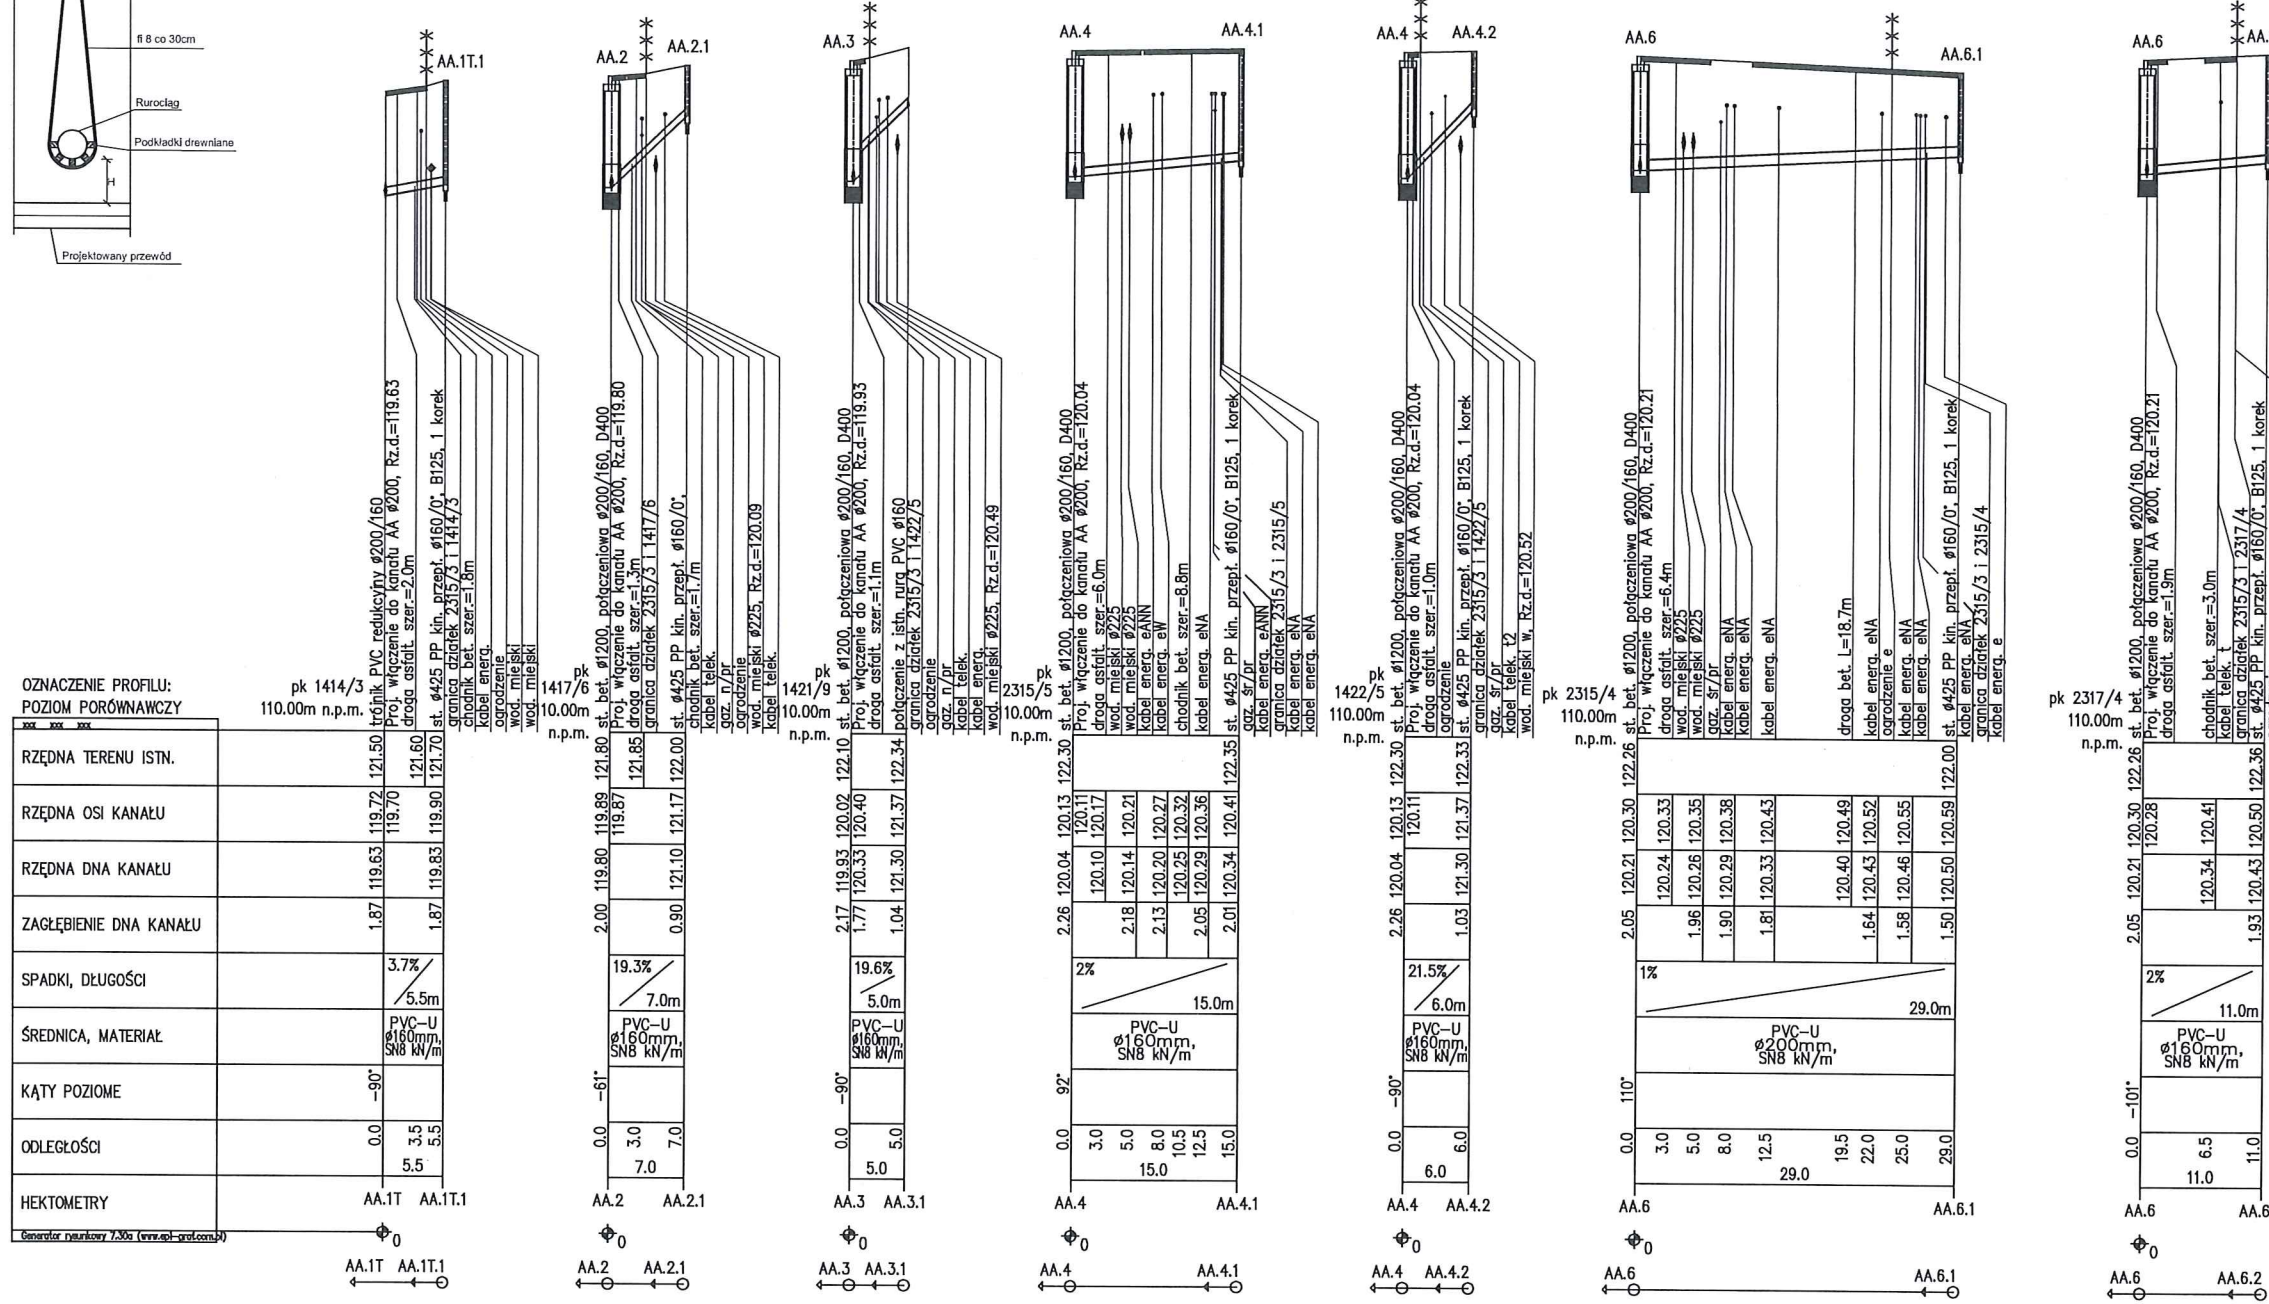
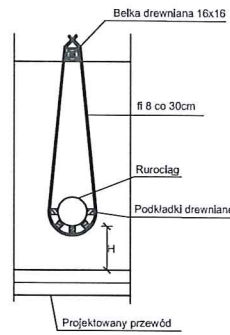


SKRZYŻOWANIE  
Z ISTNIEJĄCYM RUROCIĄGIEM

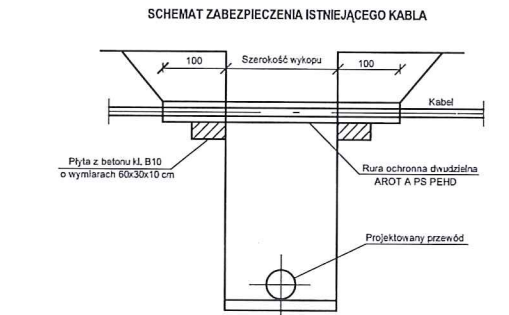

PROFILE PODŁUŻNE PRZYŁĄCZY  
KANALIZACYJNYCH OD KANAŁU  
GRAWITACYJNEGO "AA"

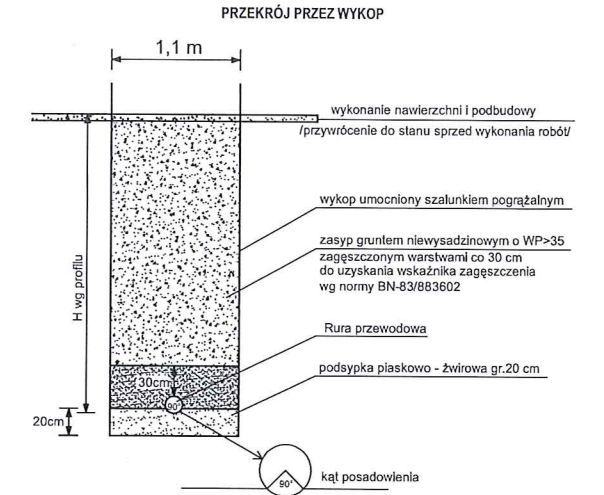

**etgar**  
"ETGAR" Krzysztof Wójcik  
30-418 BIAŁOBRZEGI UL. ZAKOPAŃSKA 13-335  
tel/fax: +48 12 261 85 80, tel./+48 12 261 85 82  
kom: +48 502 063 472, +48 500 103 628,  
tBP 945-195-43-21 REGON 120394527

Obiekt: BUDOWA PRZYŁĄCZY KANALIZACJI SANITARNEJ DO POSESI  
NA TERENIE OSIEDLA NOWINY W BIAŁOBRZEGACH

Stadium: PROJEKT WYKONAWCZY Branża: SANITARNA

Investor: ZAKŁAD WODOCIĄGÓW I KANALIZACJI, ZAKŁAD BUDŻETOWY,  
26-800 BIAŁOBRZEGI, UL. RZEMIEŚLNICZA 30

Tytuł rysunku: PROFILE PODŁUŻNE PRZYŁĄCZY KANALIZACYJNYCH  
OD KANAŁU GRAWITACYJNEGO "AA"

Skala: 1:100/500 Nr rys: 7

Imię i nazwisko:	Specjalność:	Nr. uprawnień:	Podpis:
Opracował: mgr inż. Jakub Chlebda	Instalacyjna w zakresie stłec. inż. i urządzeń cieplnych, wentylacyjnych, gaz, wod-kan	-	
Projektował: mgr inż. Krzysztof Wójcik		SWK/0131/POOS/04	
Sprawdził: mgr inż. Agnieszka Wójcik		MAP/0366/PWOS/08	
Data opracowania:	Listopad 2013		